


POSADOWIENIE ZBIORNIKÓW NA ODCIEKI Z WYSYPISKA WRAZ Z INSTALACJAMI

1:50

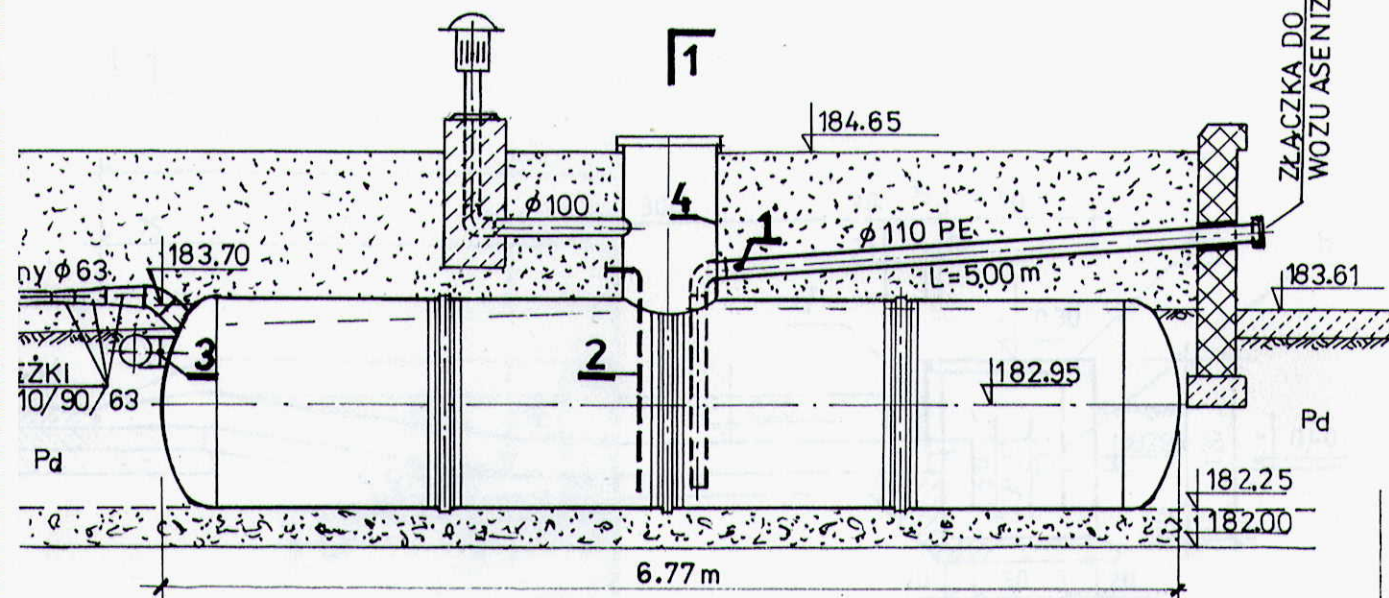


OBSYPKA WARSTWAMI 25cm,
Z ZAGĘSZCZENIEM DO 90 %
MODUŁU PROCTORA

PROJEKTANT
Janusz Ciepliński
91-324 Łódź, Olsztyńska 7/30
tel. 51-63-35
upr. nr G.P. II-8346-291/77

ZBIORNIK NR.11170018 Ø 1400 mm.
OBJĘTOŚĆ V=10m³

1-1

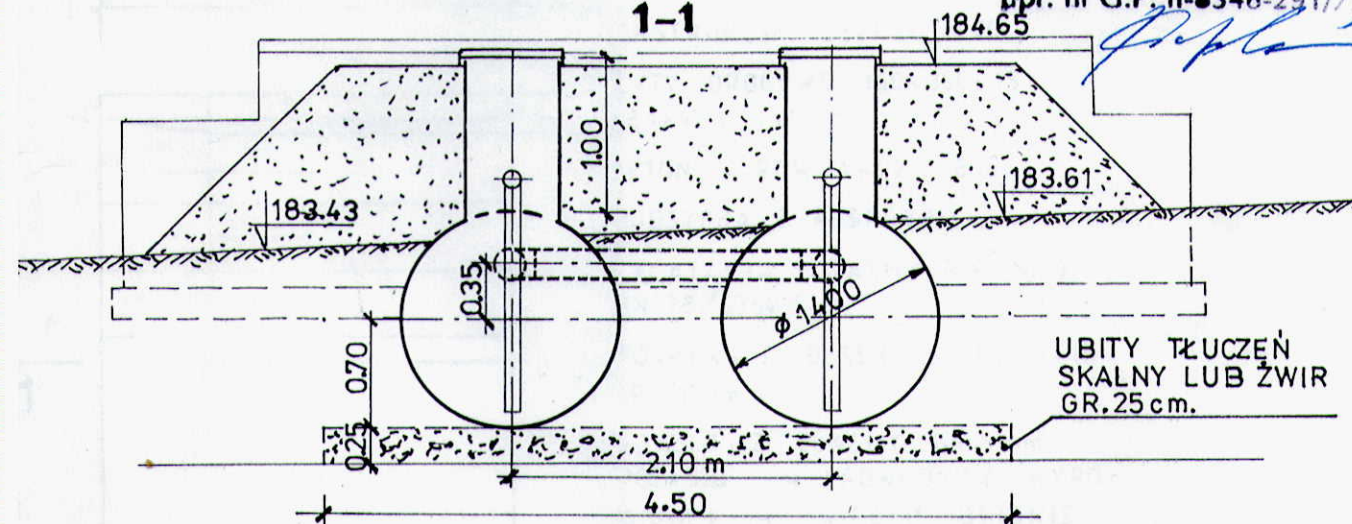

UBITY TŁUCZEŃ
SKALNY LUB ŻWIR
GR.25 cm.

MONTAŻ DODATKOWYCH ELEMENTÓW W ZBIORNIKU

1. RURA Ø 100 mm DO OPROŻNIANIA ZBIORNIKA
2. RURKA DLA INSTALACJI WSKAŹNIKA POZIOMU ŚCIEKÓW STAL Ø 32 mm.
3. KRÓCIEC Ø 200 mm. W DENNICY ZGODNIE Z RYSUNKIEM
4. PRZEDŁUŻONY KOMIN WŁAZOWY Ø 600 mm.

RYСУNEK DOŁĄCZYĆ DO ZAMÓWIENIA

KOMATECH Sp. z o.o. ul Grochowska 341 Bud.16 p.114 03-822 WARSZAWA tel/fax 619-99-62		OBIEKT: WYSYPISKO ODPADÓW KOMUNALNYCH DLA GM. KONOPNICA. INWESTOR: URZĄD GMINY KONOPNICA. LOKALIZACJA: STROBIN, gm. KONOPNICA. TEMAT RYSUNKU: ZBIORNIKI NA ODCIEKI Z WYSYPISKA	
PROJEKTOWAŁ:	JANUSZ CIEPLIŃSKI	upr. proj. nr G.P. II 8346-291/77	03.1997 r.
OPRACOWAŁ:			
SPRAWDZIŁ:	inż. GRAŻYNA BOBRUKIEWICZ	upr. proj. 275/90/WML	03.1997 r.
STADIUM: PROJEKT BUDOWLANY		CZĘŚĆ: BUDOWLANA INST. WOD-KAN. PRZEPOMPOWNIA ODCIEKÓW.	
			SKALA: 1:50
			NUMER RYSUNKU: 9