


MAPA DO CELÓW PROJEKTOWYCH Ark. 3(3)

Uwaga: nie wyklucza się istnienia w terenie innych przewodów, o których brak informacji wynika z zaskłości historycznych lub niedopełnienia przepisów zgłoszenia do inwentaryzacji.
(Ustawa Prawa Geodezyjne i Kartograficzne z dnia 17 maja 1989r t.j. - Dz. U. 2020, poz. 2052)

Projektowane obiekty budowlane	ZUDP w Wieluniu
Oznaczenie kancelaryjne zgłoszenia pracy geodezyjnej	GNO.6640.635.2021
Miejscowość	Rychłocice
Numer działek ewidencyjnych	101703_2.0008
Obrobę ewidencyjną	Identyfikator Nazwa Rychłocice
Jednostka ewidencyjna	Identyfikator Nazwa 101703_2 Konopnica
Skala mapy	1:500
Nazwa układu współrzędnych	Prostokątnych płaskich
Wysokości	2000/6 Kronsztadt "60"
Oznaczenie granic obszaru który był przedmiotem aktualizacji	NIE BADANO
Oznaczenie i informacja o skutkach granicznych mogących wpłynąć na wyposażenie gruntu, zaskłościowych w granicach projektowanej inwestycji	
Oznaczenie i symbol konturu użytku gruntowego, który nie jest używany w bazie danych ewidencji gruntów i budynków	
Stan aktualny na dzień	30.06.2021
Data sporządzenia mapy	18.08.2021
Numer księgi robót	21/2021
Kierownik roboty	

Szkic lokalizacji SKALA 1:25000

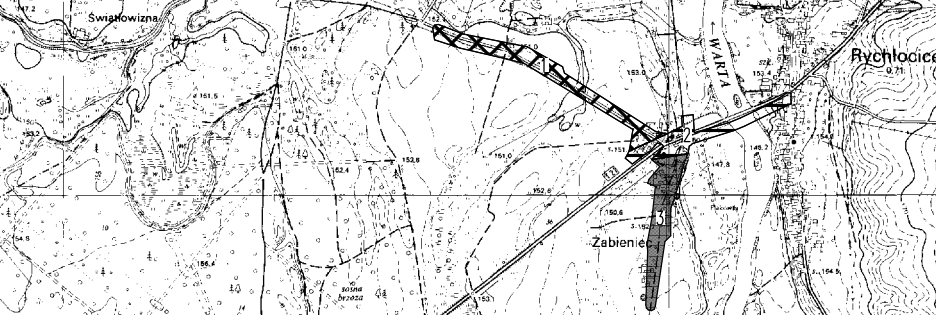

UWAGA:
TRASA SIECI KANALIZACYJNEJ NA ODCINKU OD DW1 DO DW2
PODLEGA ZGŁOSZENIU W ŁÓDZKIM URZĘDZIE WOJEWÓDZKIM.

LEGENDA:

- ks200 - proj. sieć kanalizacji sanitarnej z rur PVC 200 mm
- ks160 - proj. przyłącze kanalizacji sanitarnej z rur PVC 160 mm
- - - - - proj. podłączenie kanalizacji sanitarnej z rur PVC 160 mm do budynku (poza zakresem inwestycji i opracowania)
- ł10PE - proj. przewód tłoczny kanalizacji sanitarnej 110 PE
- proj. wewn. linia zasilająca WLZ przepompowni ścieków
- ZKP1, ZKP2 - proj. złącze kablowo-pomiarowe ZKP przepompowni ścieków
- proj. rura dwudzielna AROT A110PS, L=1,5m
- S1, S25, S41 - proj. studzienka kanalizacji sanitarnej d=1200mm
- S... - proj. studzienka kanalizacji sanitarnej d=1000mm
- S... - proj. studzienka kanalizacji sanitarnej d=425mm
- K1-K37 - proj. studzienka kanalizacji sanitarnej d=315mm

Nazwa obiektu: BUDOWA SIECI KANALIZACYJNEJ W MIEJSCOWOŚCIACH RYCHŁOCICE I MAŁA WIEŚ			
Nazwa opracowania: PROJEKT ZAGOSPODAROWANIA TERENU			
Lokalizacja: miejsc. Rychłocice, gm. Konopnica, pow. wieluniński			
Inwestor: GMINA KONOPNICA, 98-313 KONOPNICA, UL. RYNEK 15			
Ludność projektowa: PROJEKTSAJ Justyna Rogacka, ul. Wodna 7B, 98-300 Wieluń			
Branda sanitarna: Projektant: mgr inż. Zdzisław Graczyk upr. nr 950/90 i 950/93, LOD/IS/2978/02		Branda elektryczna: Projektant: mgr inż. Krzysztof Rybczyński upr. nr 937/90, LOD/IS/2978/03	
Branda sanitarna: Projektant: mgr inż. Anna Nowakowska, upr. nr 19201/WL, LOD/IS/1523/02		Branda sanitarna: Opracowała: mgr inż. Justyna Rogacka	
Data: 04.2022	Skala: 1:500	Tytuł rysunku: PROJEKT ZAGOSPODAROWANIA TERENU - cz. 3	Nr rys.: 0222-03